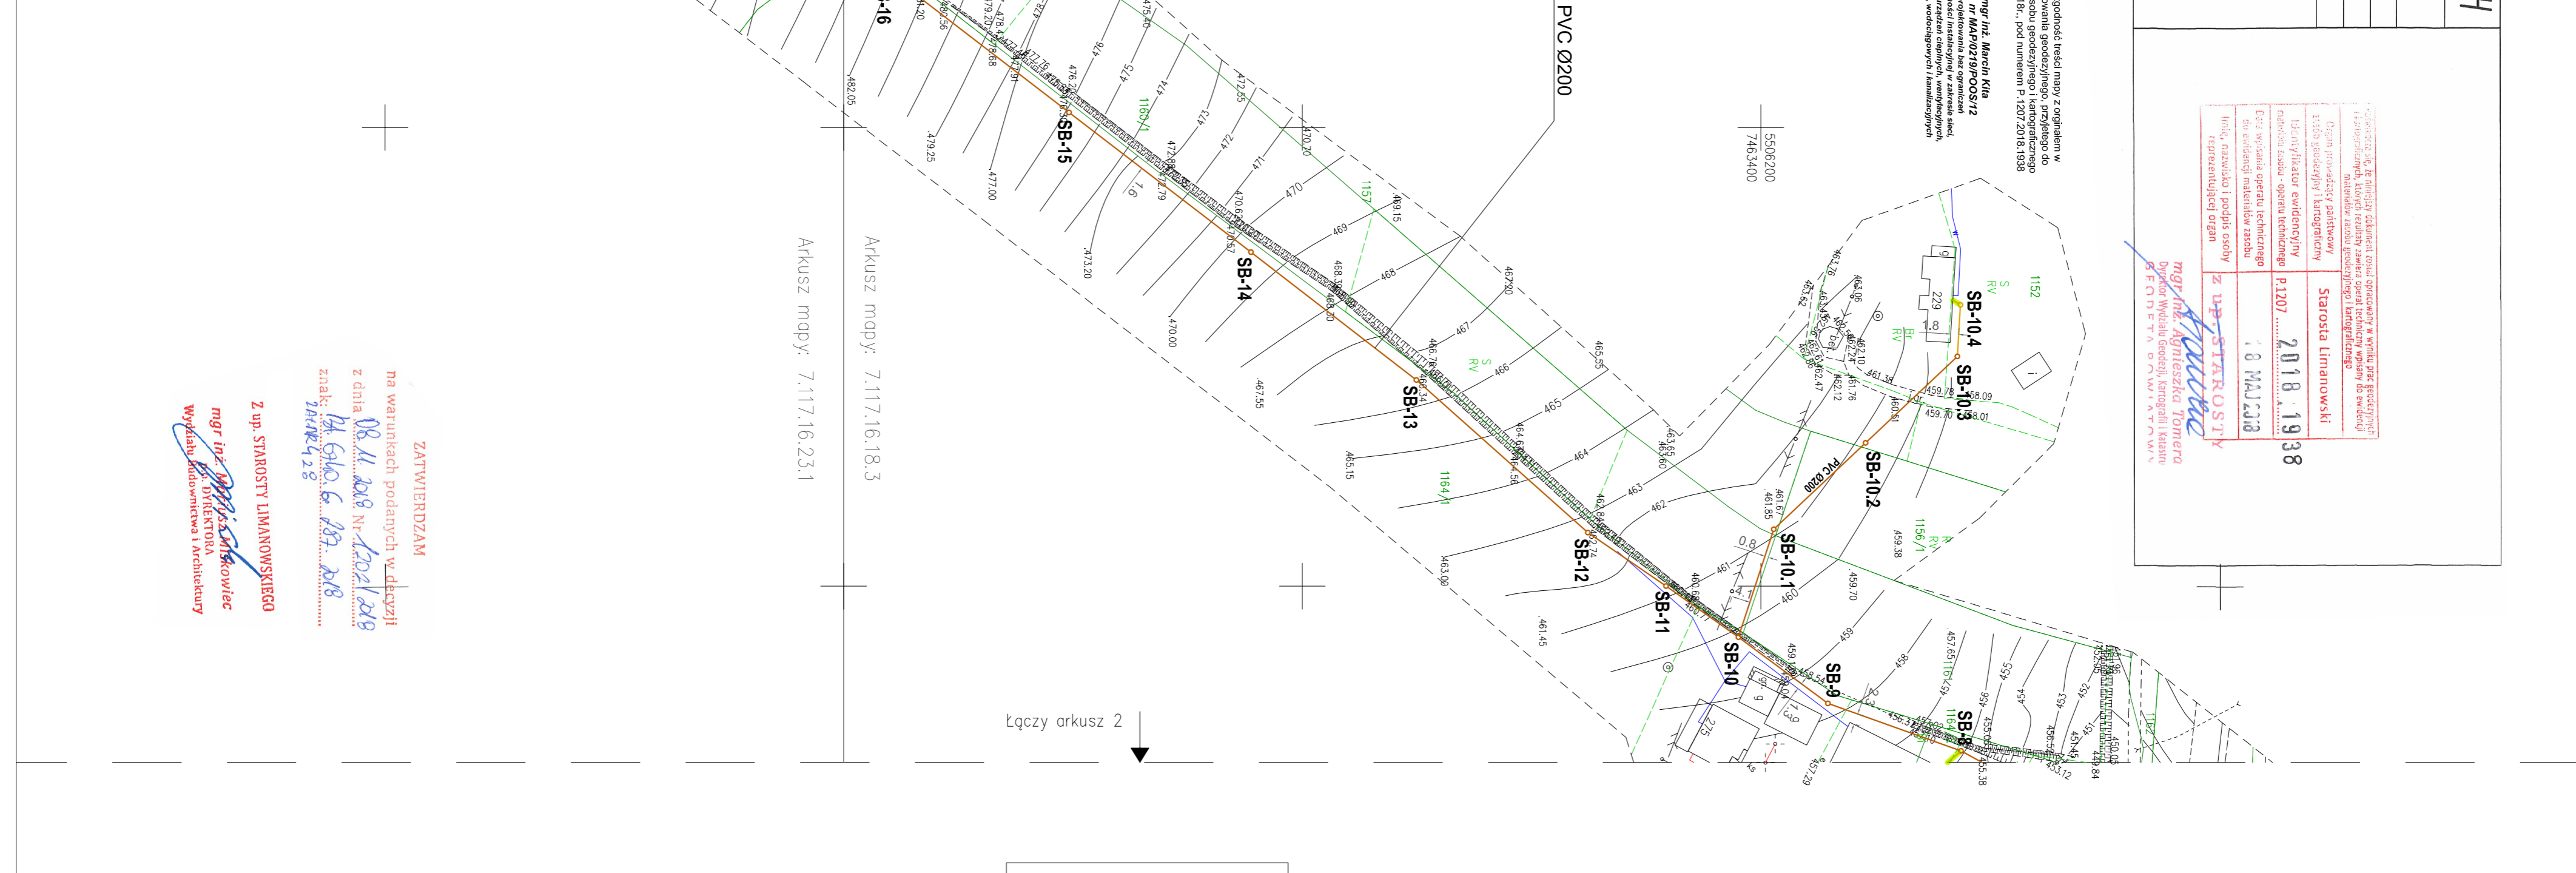
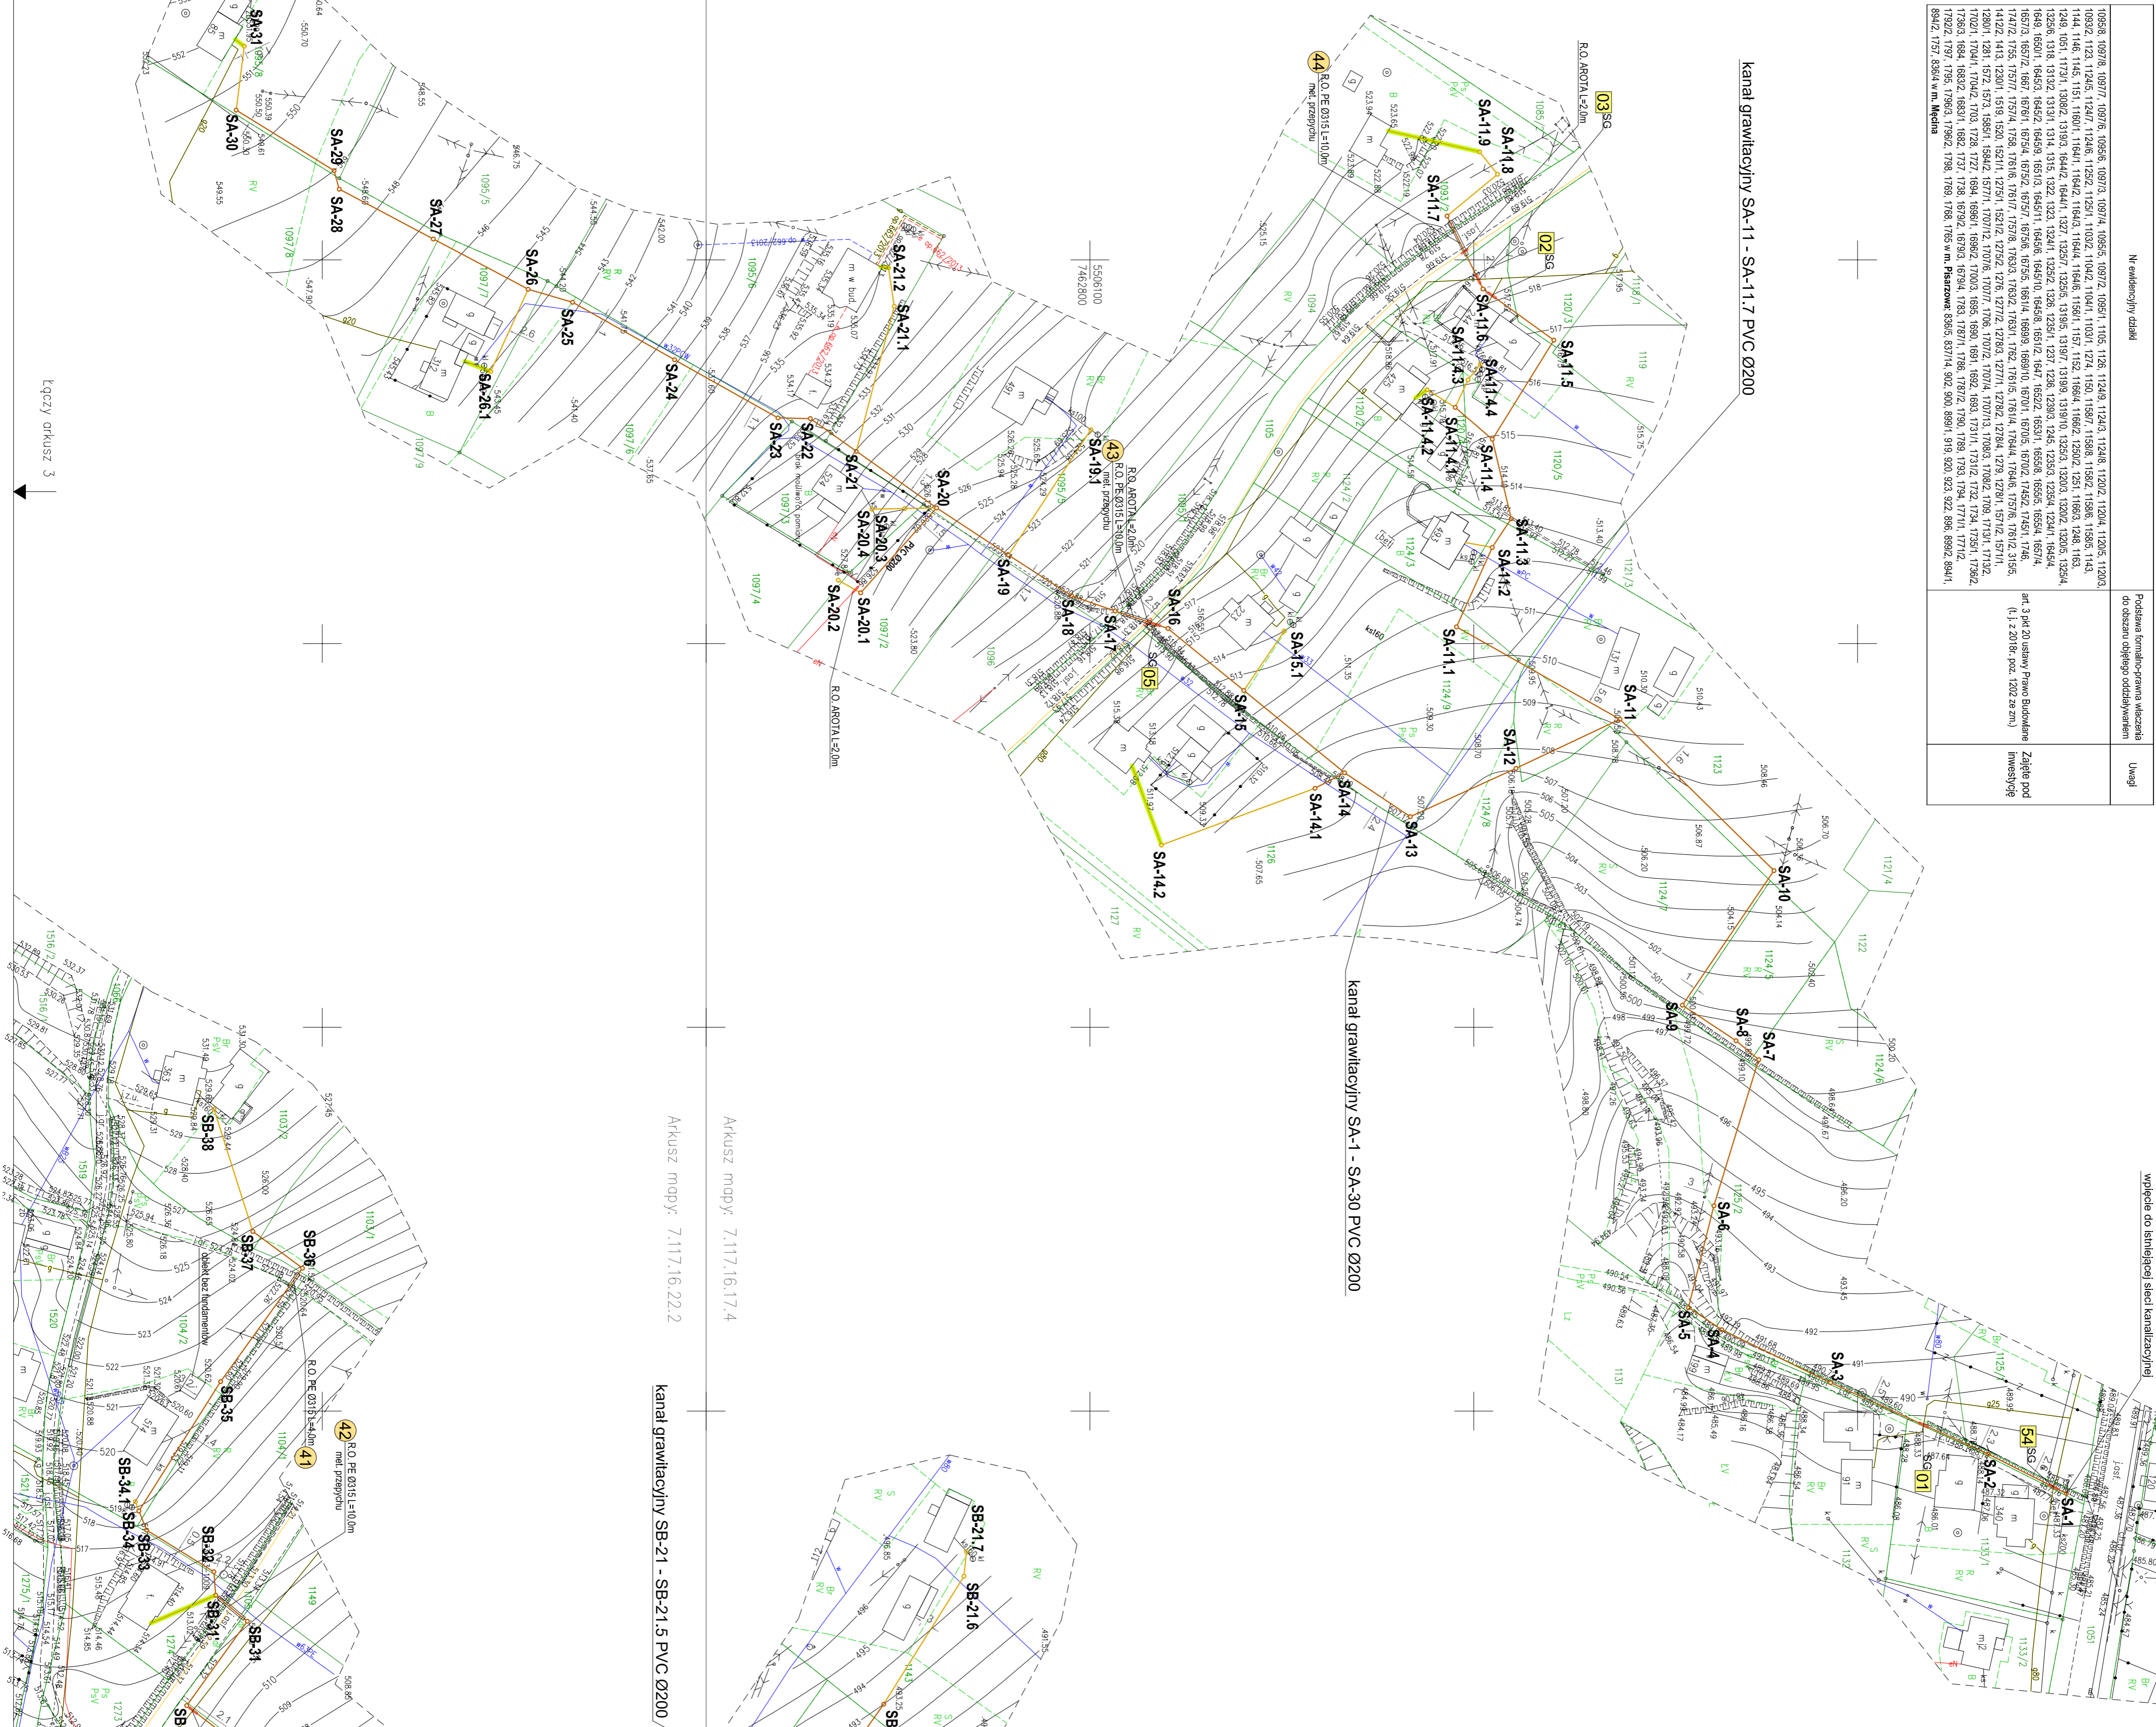



[illegible][illegible][illegible]

UKRAJIN
34-600 Umanova
Wydzial Gospodarni Komunalnej
Miejscowosci I Komunij
INSPEKTOR
Kazimierz
Kazimierz Kuczek

INSPEKTOR
Bożel
Wojciech Ruczek

 PRO-EKO		Nazwa i adres siedziby: Nazwa i adres siedziby: Nazwa i adres siedziby:	
OBRĘT: Budowa kanalizacji sanitarnej w miejscowości Piszczów - Dział		Skala: 1:1000	
Tytuł projektu: Projekt zagospodarowania terenu		Mierzący: 1	
Data wykonania: 06.20.18.			

[illegible]